
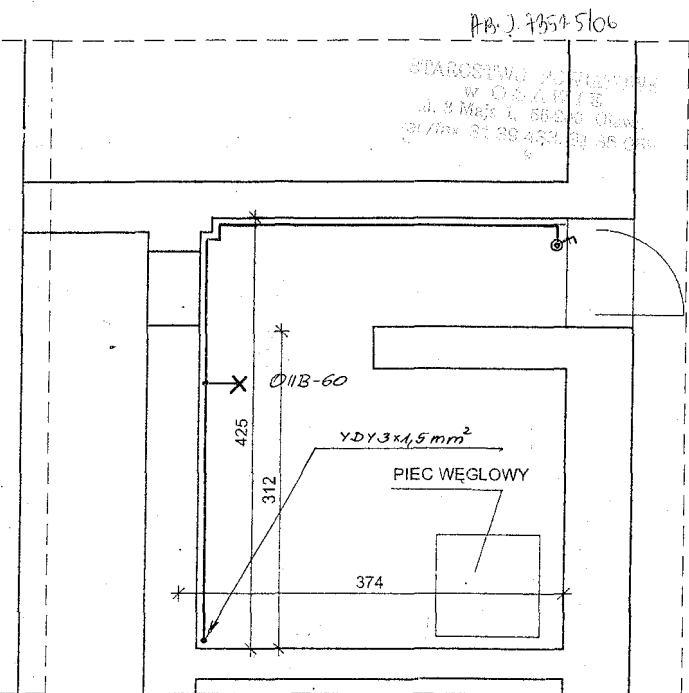
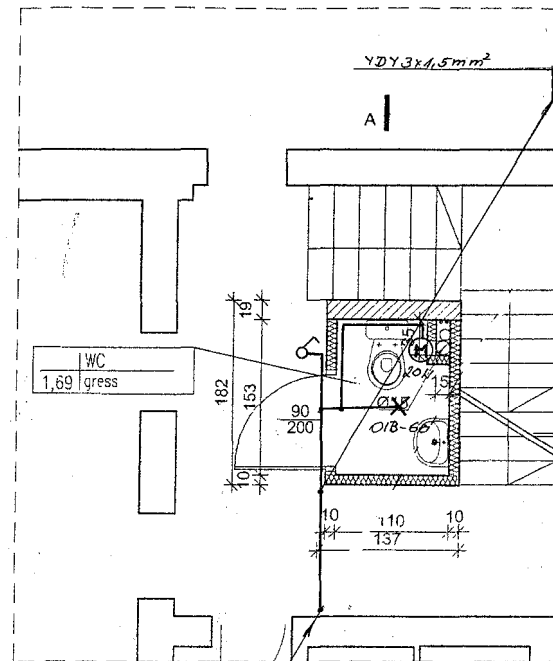


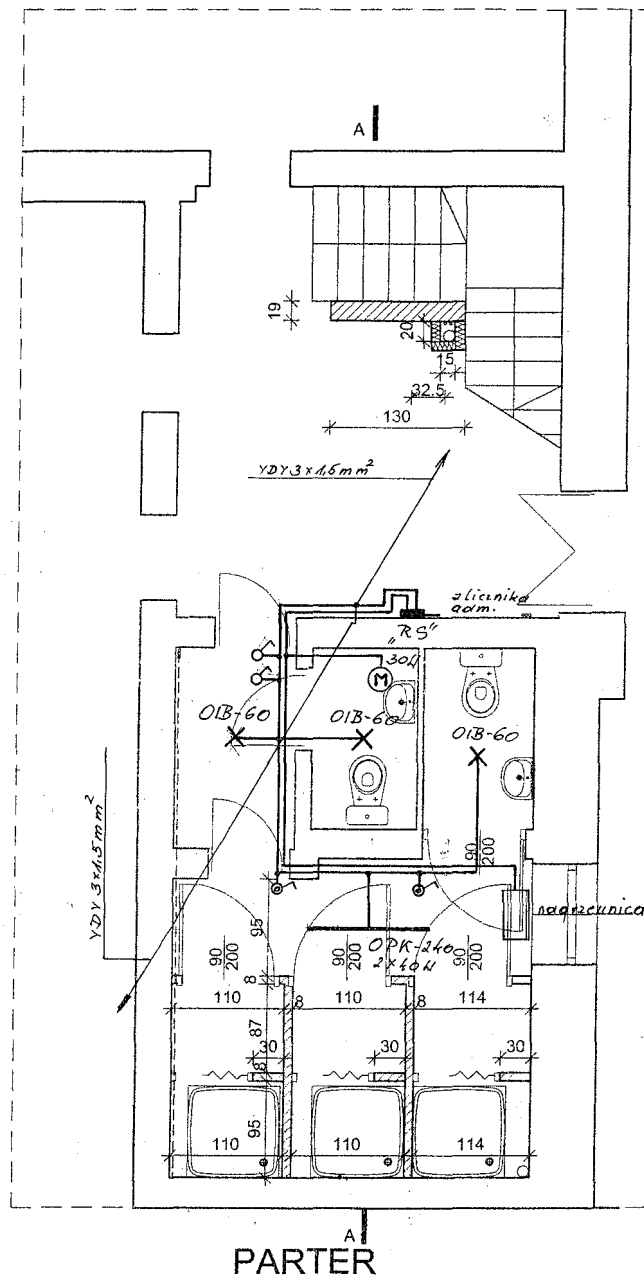

KKLL-PROJEKT		ZESPÓŁ USŁUG PROJEKTOWYCH	
Inwestor: GMINA OŁAWA Oława, ul. Piłsudskiego 28		49-300 Brzeg, ul. Lechicka 5	
Autor projektu: inż. U. Borowiec upr. 173/63 KBWA Opole		Podpis: [Signature]	Stadium: PB
Projektował: [Signature]		Podpis: [Signature]	Branża: EL.
Sprawdził: [Signature]		Podpis: [Signature]	Branża: [Signature]
Opracował: [Signature]		Podpis: [Signature]	Branża: [Signature]
Objekt: Remont węzła sanit. i budowa kabin WC Niemil 68 dz. nr 147/1		Skala: 1:50	
Nazwa rys.: Instalacja elektryczna		Nr rys.: 2	