


DOKUMENTACJA PROJEKTOWA C.O. - CZĘŚĆ RYSUNKOWA

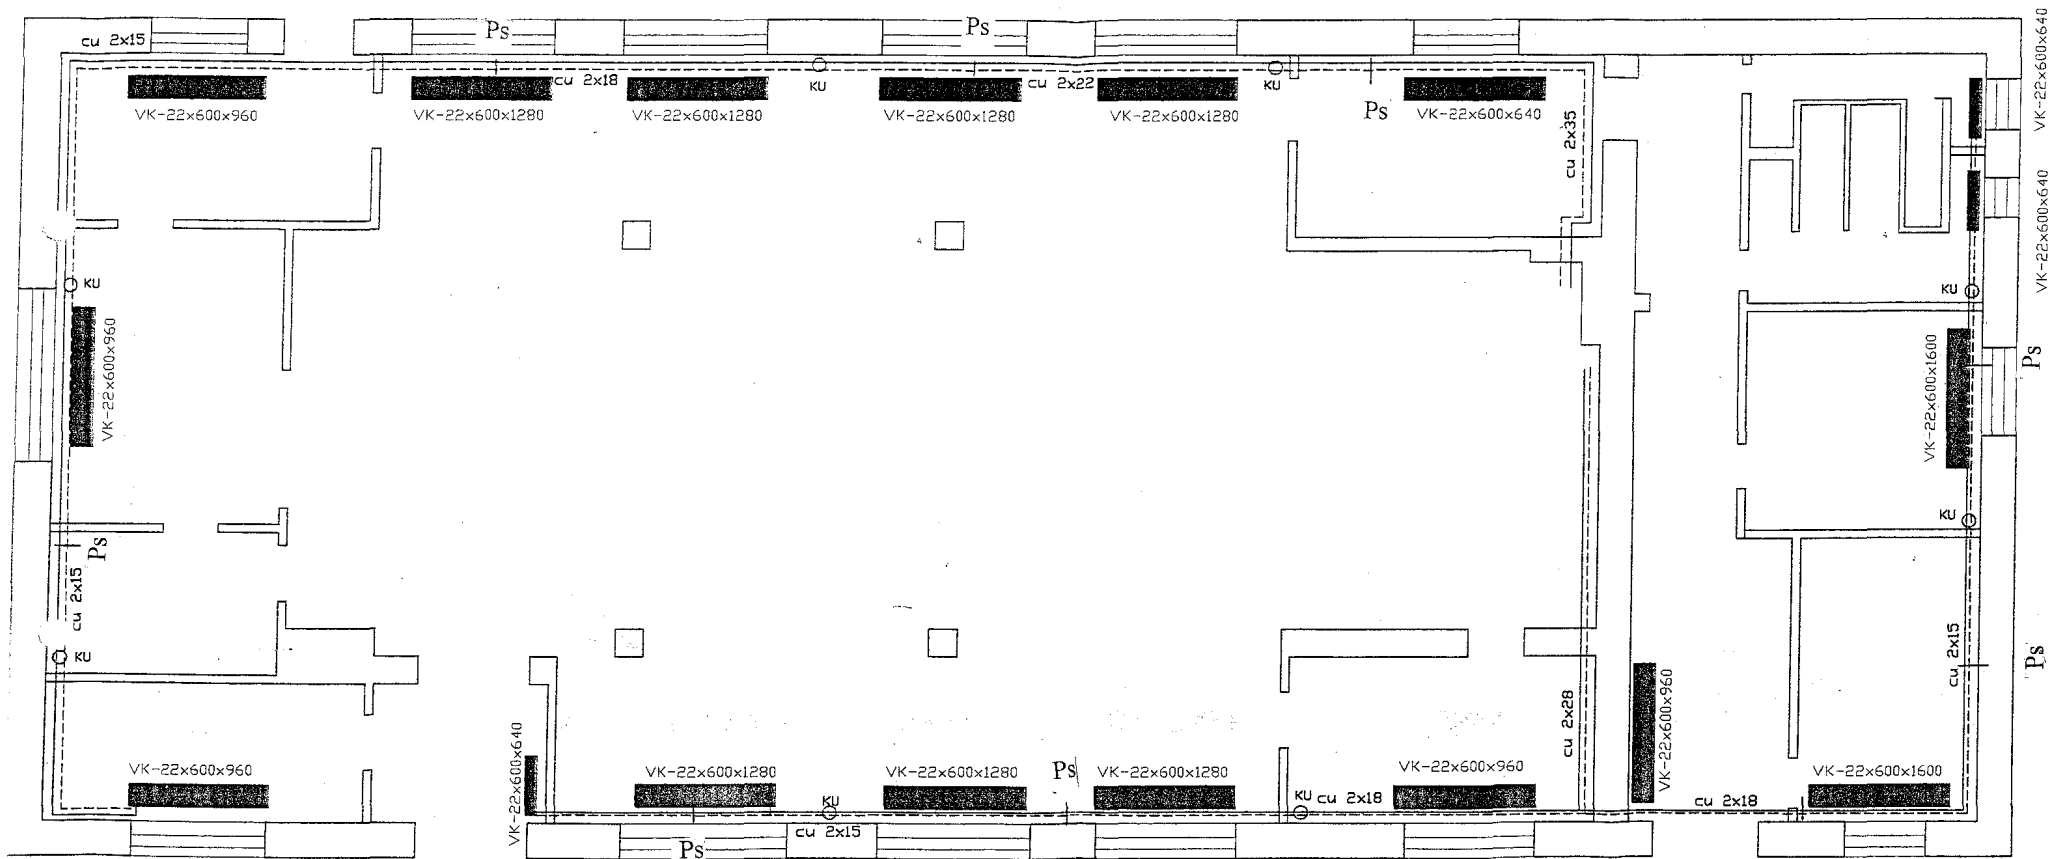

Ps - punkt stały

KU- kompensator u-kształtowy

JERZY PLESZNER

mgr inż. budownictwa
Upr. z § 13 ust. 1 pkt 2 i 4 lit. b




Upr. z § 5 ust. 1 § 7, § 8 ust. 1 i 3

55-230 J. PLESZNER

ul. J. Piłsudskiego 12, 55-230 J. PLESZNER

tel. kom. 0-60 848 3114

Temat	Instalacja c.o.	
Adres	Gač - świetlica wiejska	P.E.
Typ rysunku	Rzut parteru	Skala 1 : 50
Projektant	Jerzy Pleszner	Upr. budowlana 27 / BIAŁO
Opis	Data: 05.2007	
Przebieg	Przebieg: 1.	

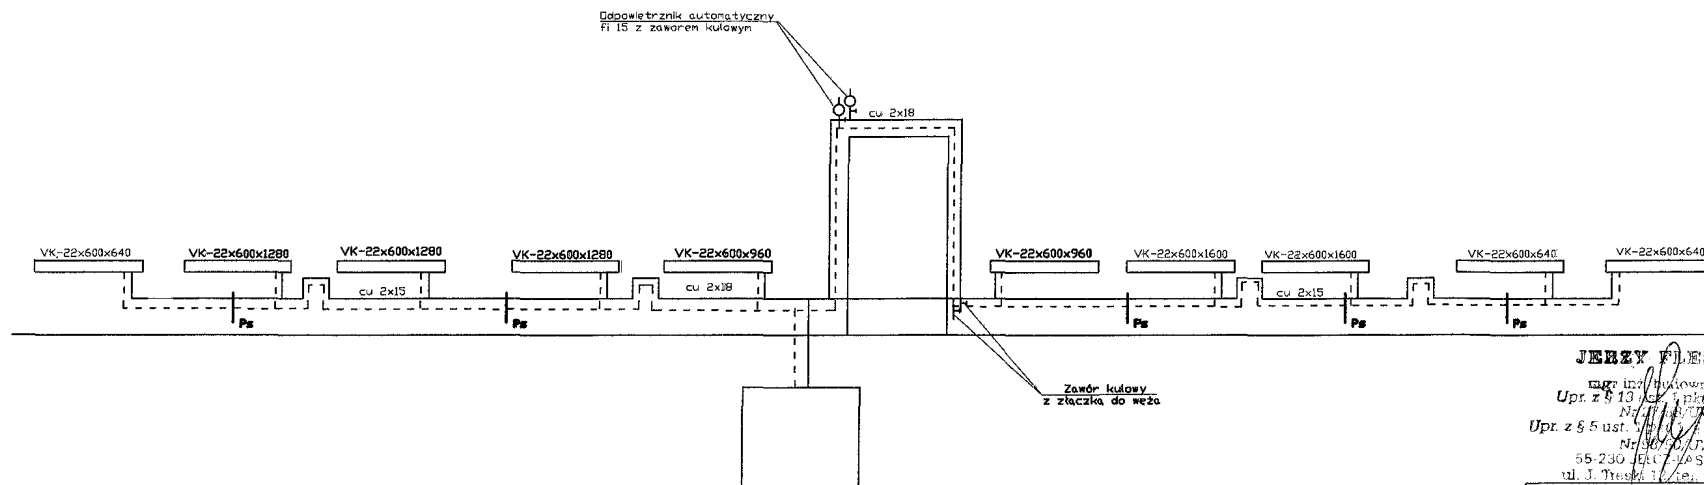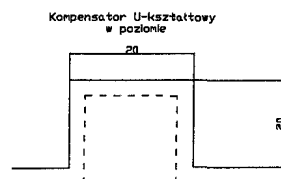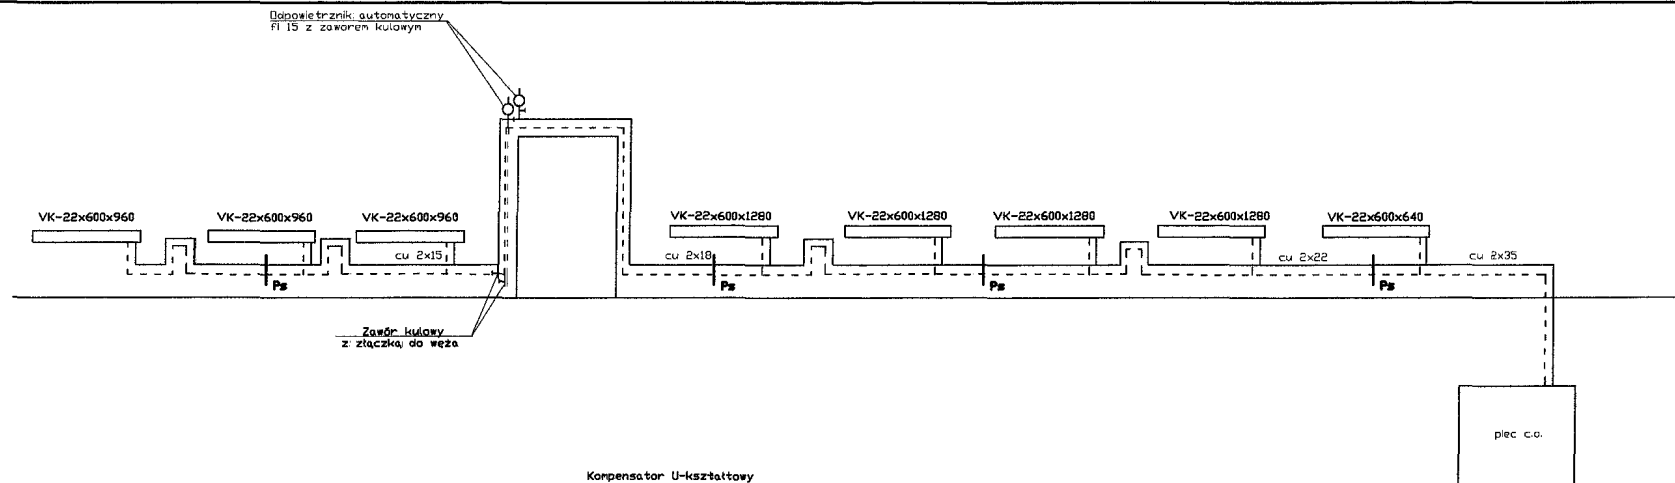

JERZY FLEISZAK
 mgr inż. Instalacje
 Upr. z 8 13 / 2013 r. 214 lit. b
 Nr 100 / 2013
 Upr. z 8 5 ust. 10 / 2013 r. 5 6 ust. 113
 Nr 100 / 2013
 55-230 ELK-MAKOWICE
 ul. J. Trautmana 12, tel. 33 6 12 76

JF		
Pracownia Inżynierska - Instalacje "P&F"		
mgr inż. Jerzy Fleiszak		
ul. S. Trautmana 12, 55-230 Makowice		
tel. 0-71/616-12-76, 800-346-346; NIP 873-14344-03		
Temat	Instalacja c.o.	
Adres	Gač - świetlica wiejska	P.B.
Typ rysunku	Rozwiązanie instalacji centralnego ogrzewania	Skala 1:50
Projektant	Jerzy Fleiszak	Upr. Budowl. 37 / 88410
Wykonawca		data 05.2007
		Str. 2.