


MAPA DO CELÓW PROJEKTOWYCH Skala 1 : 500 Wykonana w Starostwie Powiatowym Oława na podst. mapy zasadniczej oraz operatu ewidencji gruntów		Nie wyklucza się istnienia w terenie innych urządzeń podziemnych dla których brak danych branżowych lub które nie zostały przez inwestora zgłoszone do inventaryzacji	
Woj.: dolnośląskie Powiat: oławski Gmina: Oława Obręb: SIEDLCE Działka: 269 / 8 , 269 / 7 AM ew. gr: ulica:	Nr sekcji: 463.213.173	Aktualizacja mapy wykonana została przez: P.G.K."GEOROB" s.c. J.Jagodziński, M.Staudt i inni 55-200 Oława, Rynek-Ratusz 1 w miesiącu: 10. 2005 KERG: 2381-54-62 / 2005 DZ.: 2912 / 2005	

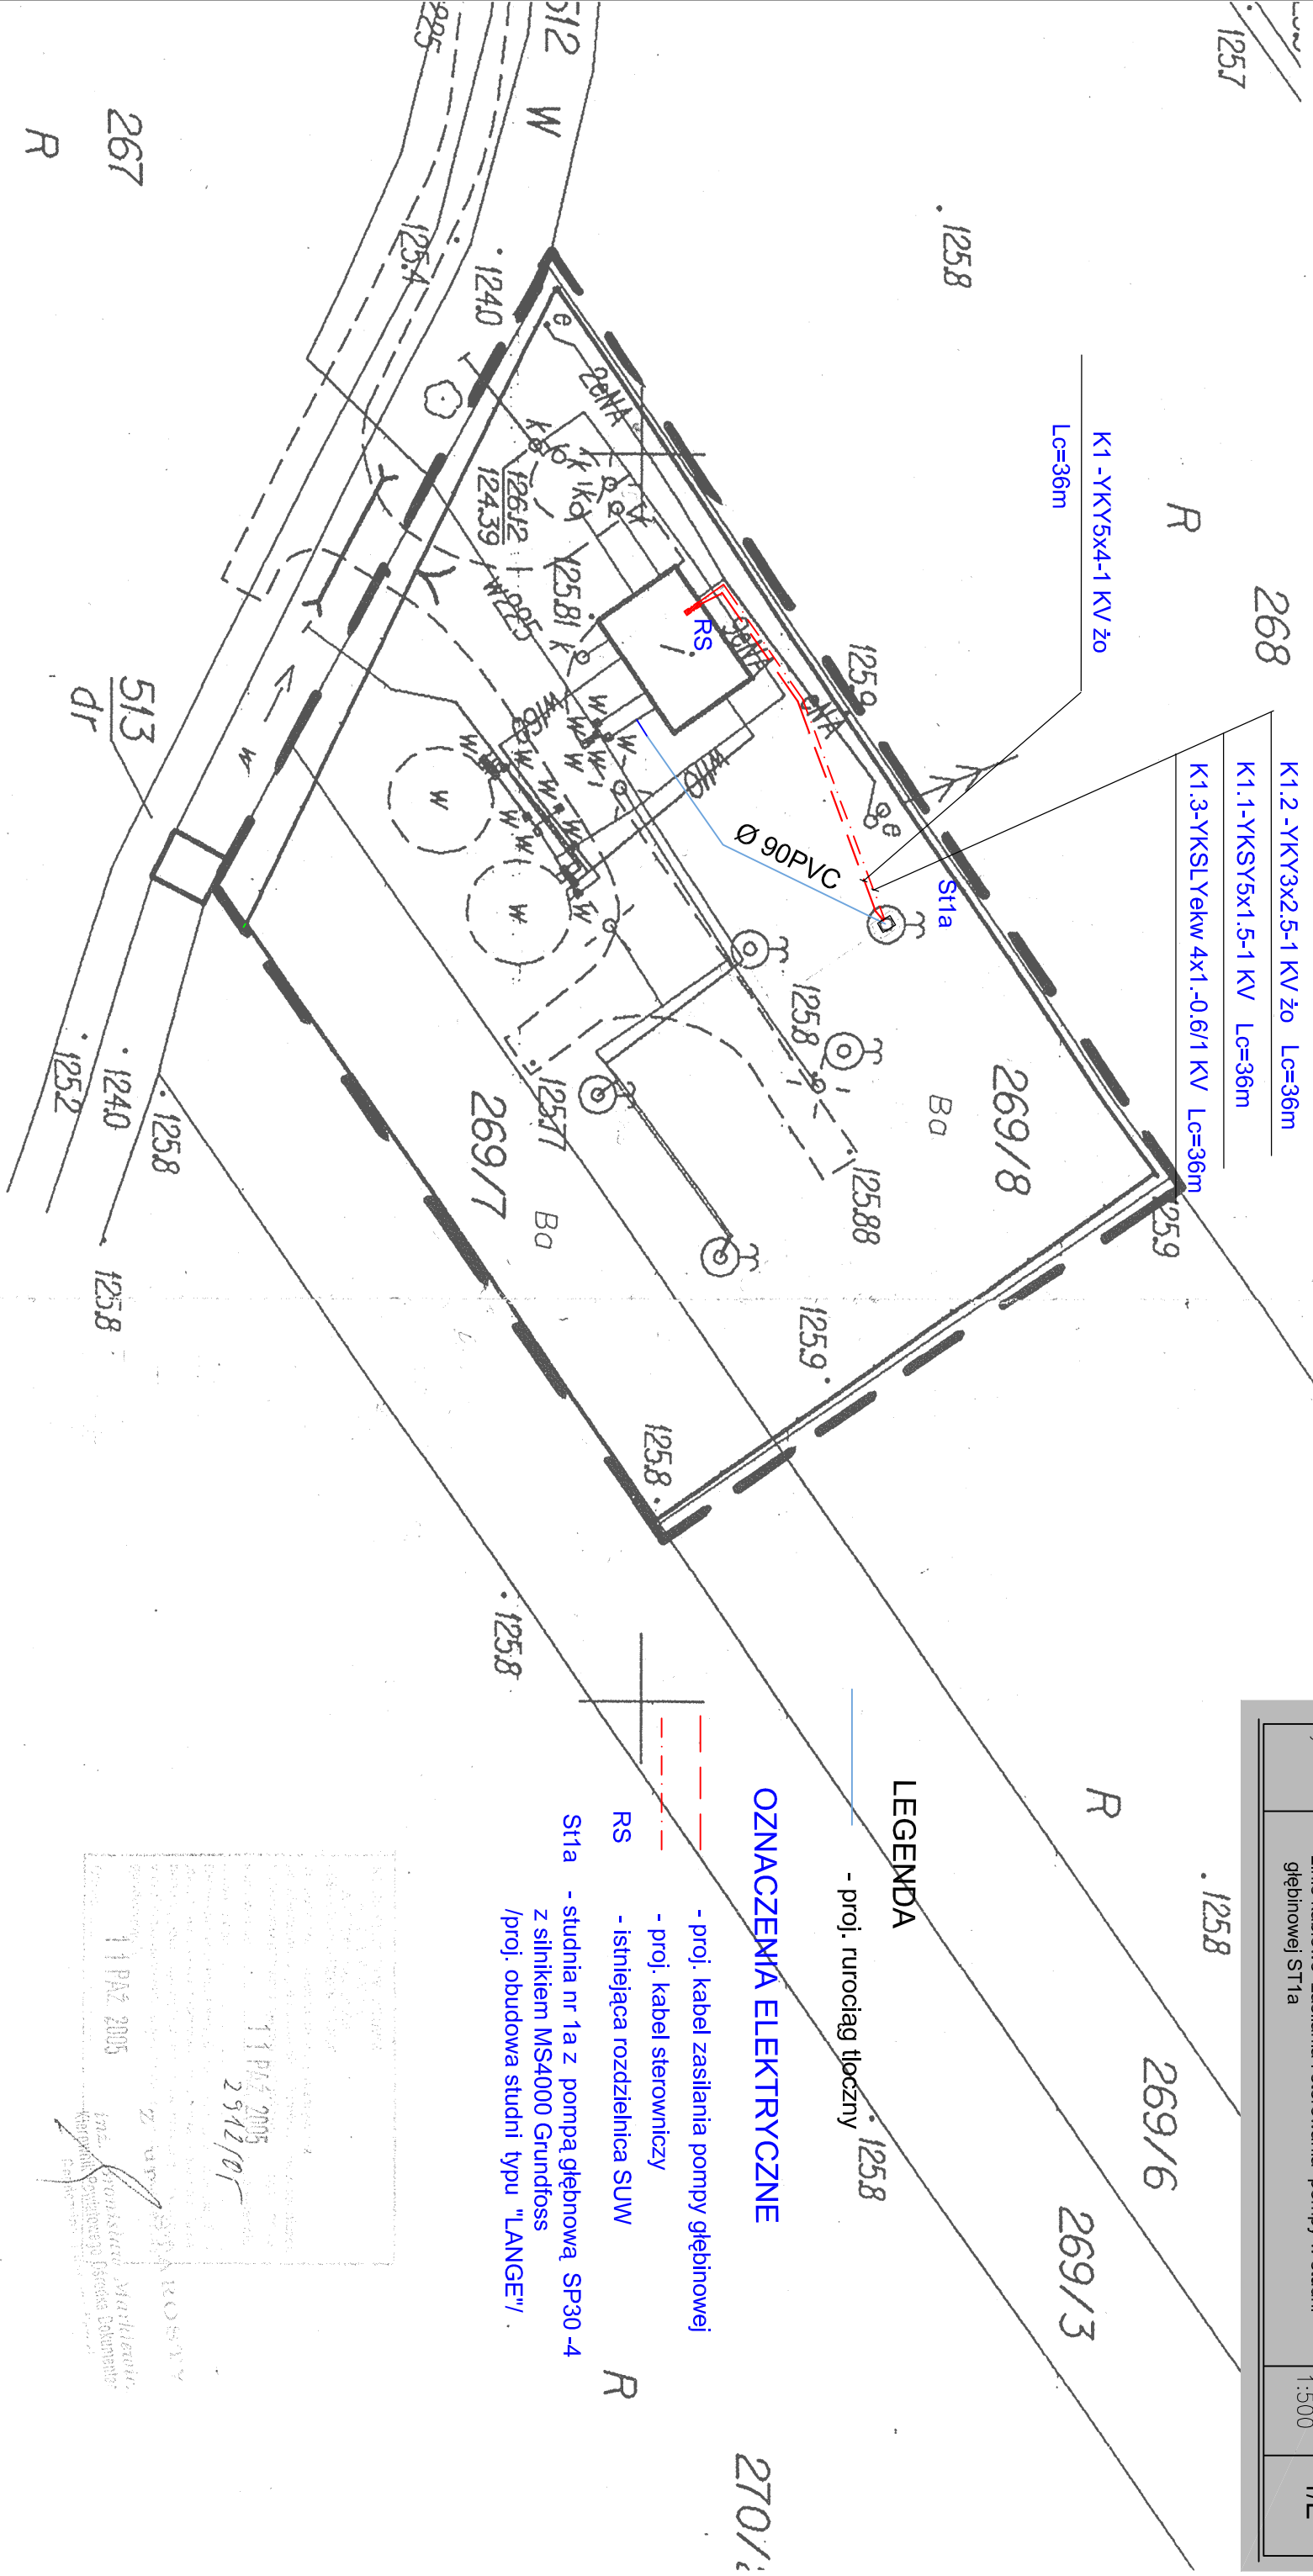

PROCART Krzysztof Wronski 52-215 WROCLAW ul. Szmargodowa 13									
OBIEKT ADRES INWESTOR	PRZYLĄCZE WODY ZE STUDNI NR 1A DO BUDYNKU SUW "SIEDLCE" SIEDLCE - DZ. NR 269/8, 269/7 GM. OŁAWA ZAKŁAD WODOCIĄGÓW I KANALIZACJI UL. ŚW.ROCHA 3, 55-200 OŁAWA	specjalności	Uprawnienia	podpis	data				
Projektant	Imię i nazwisko tech.Zbigniew Dzikowski	I E	26/84/WBPP 307/89/UW		04.2010r.				
Sprawdził	mgr inż. Stanisław Mroczek	I E	96/85/UW		04.2010r.				
Nozwa rysunku	PROJEKT ZAGOSPODAROWANIA TERENU Linie kablowe zasilania i sterowania pompy w studni głębiny ST1a			Skala 1:500	Nr rys. 1/E				

LEGENDA
- proj. rurociąg tłoczny 1258

OZNACZENIA ELEKTRYCZNE
- proj. kabel zasilania pompy głębinowej
- proj. kabel sterowniczy
RS - istniejąca rozdzielnica SUW
ST1a - studnia nr 1a z pompą głębinową SP30-4 z silnikiem MS4000 Grundfos /proj. obudowa studni typu "LANGE".

11 PAZ 2005
2912/05
mgr inż. Stanisław Mroczek
Kierownik Oddziału Inżynierii Budowlanej